


- Neubau der AAG 12-110 in DN 400/80 mit Einbindung in die GDRA der ONTRAS mit Anbindung in die neue zu errichtende FGL 012 auf dem eingezäuntem Gelände der ONTRAS;
- Neubau der FGL 12.24 und Austausch (Lagegleich) des Kugelhahnes/ der Entlüftung für den Abzweig 12.24 (Spreegas) vor der vorhandenen GDRA;
- Neubau des Druckstufenüberganges zur FGL 018.05 im Bereich der vorhandenen Pflasterfläche vor GDRA;
- Erweiterung der Stationsbefestigung mit Betonsteinpflaster im Bereich der vorhandenen Platzbefestigung, Einfassung mit Bordsteinen

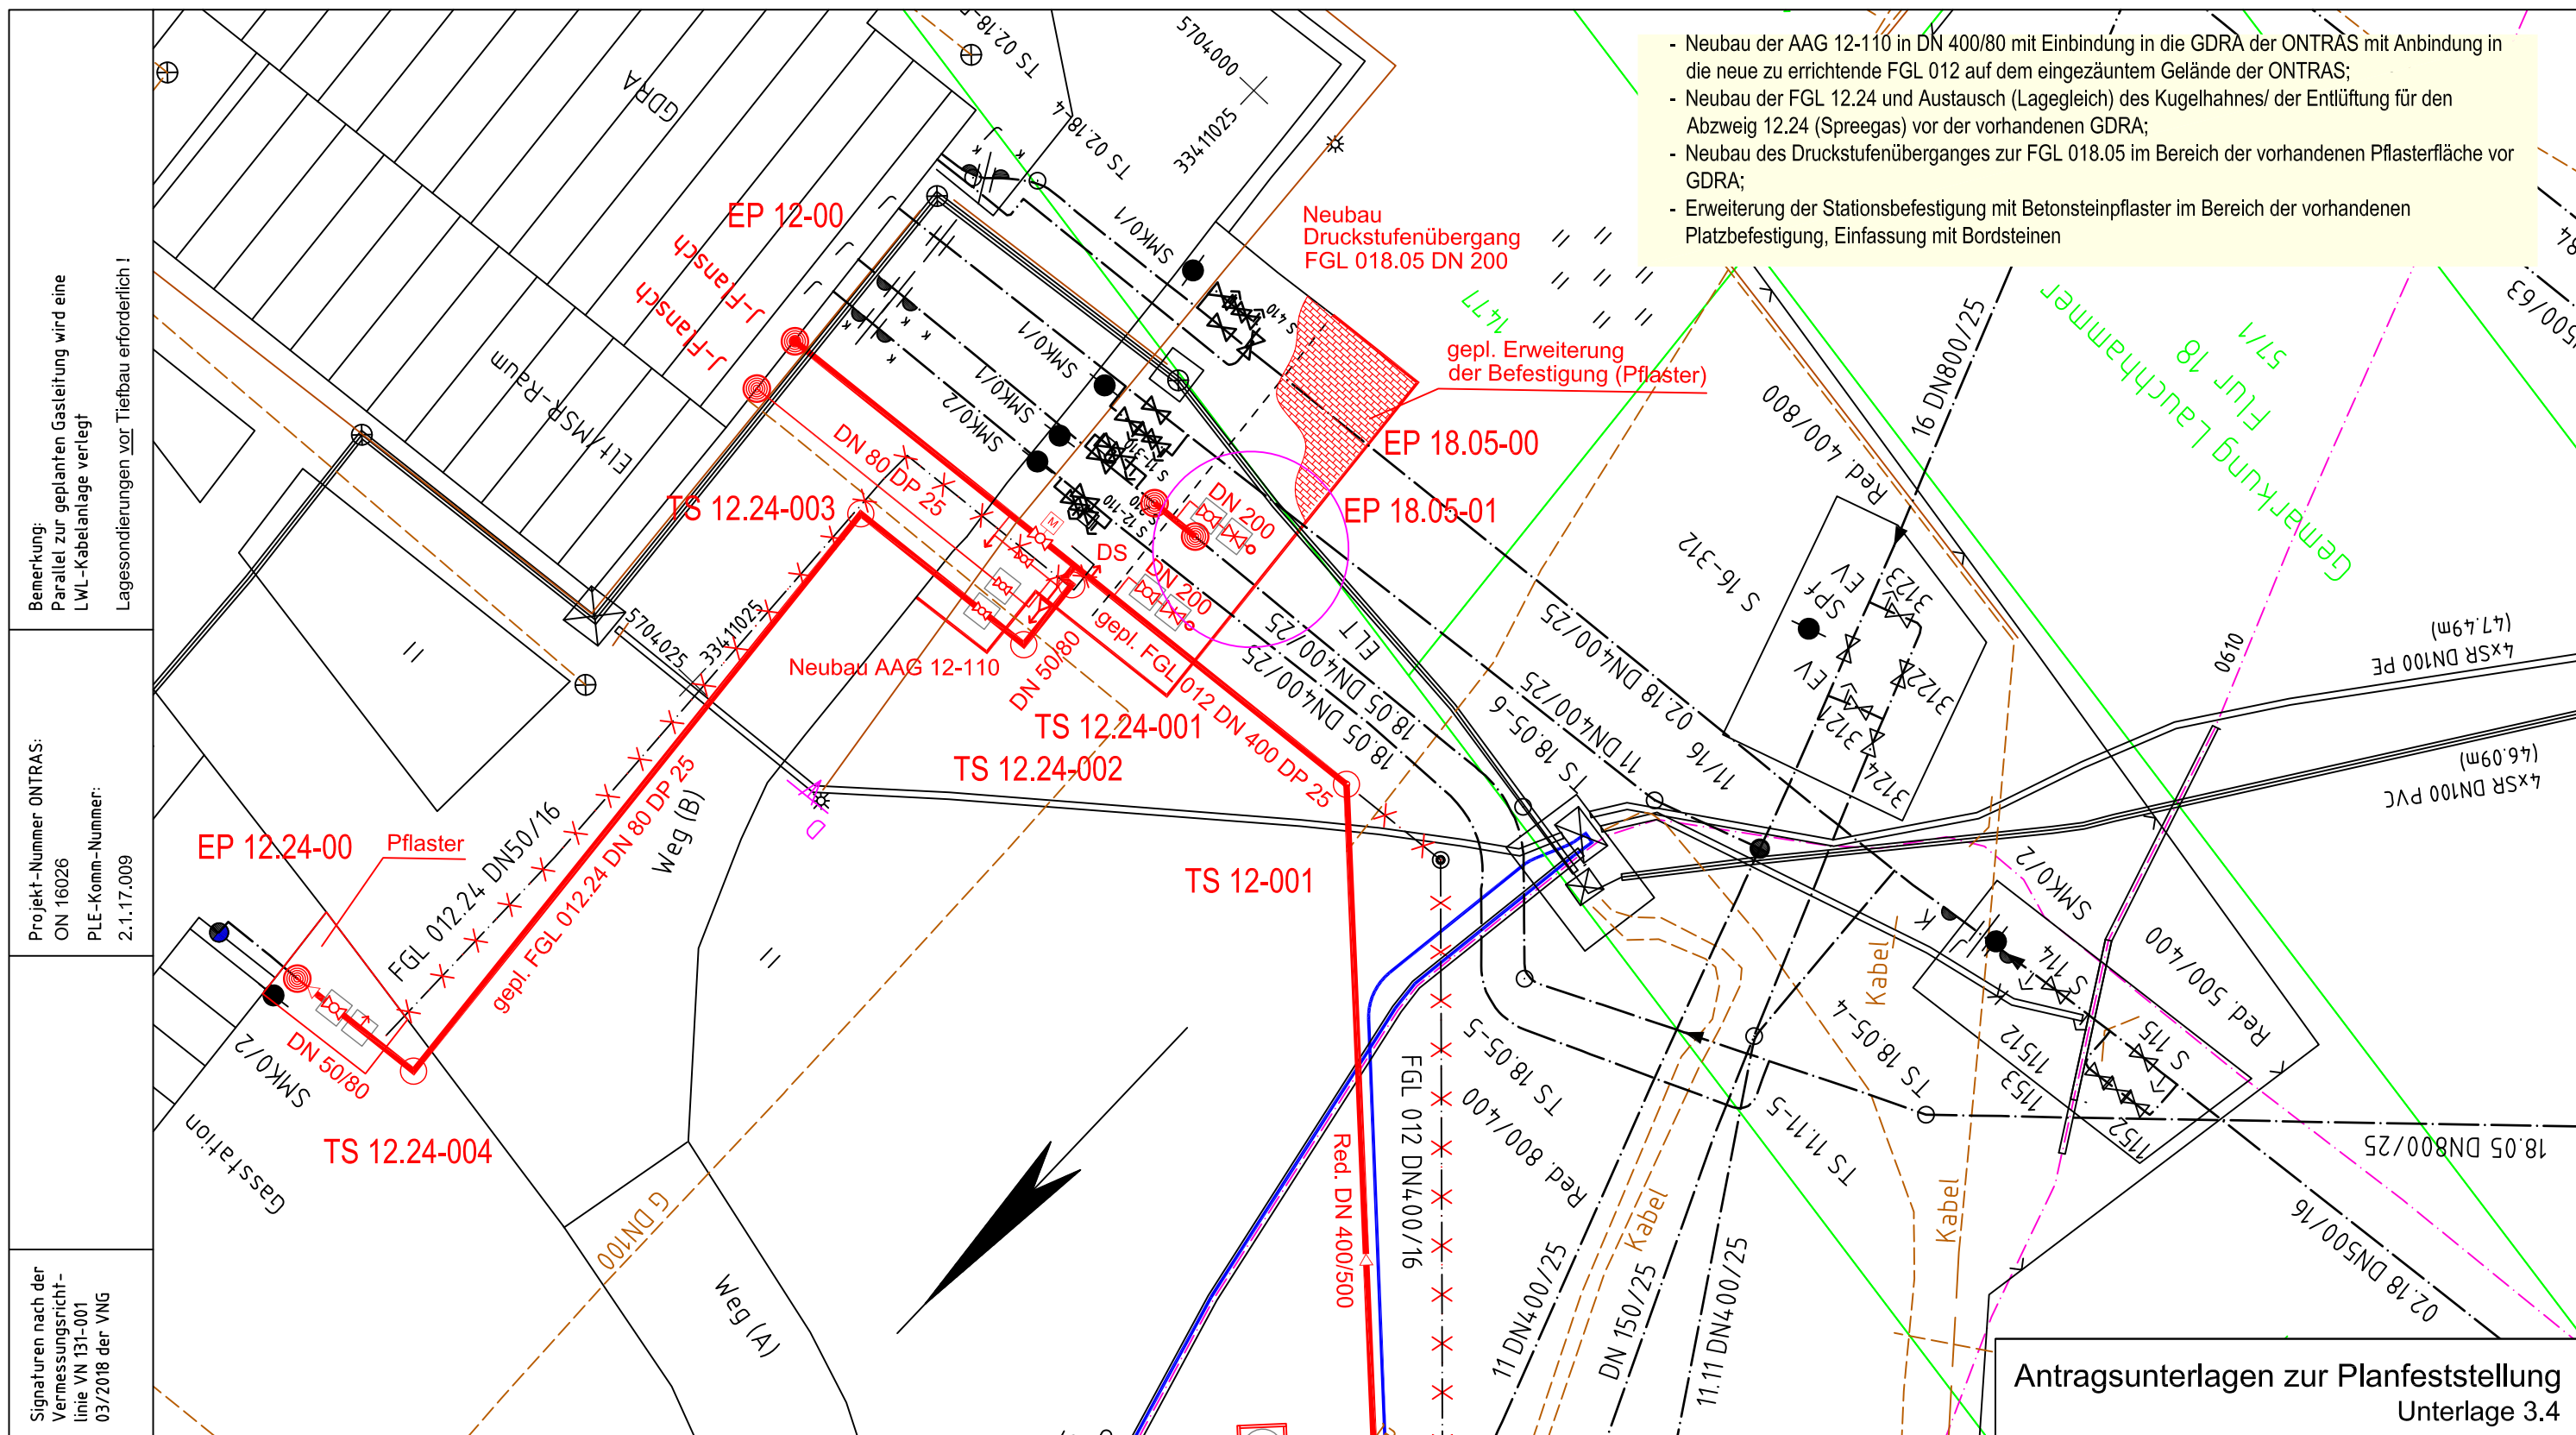

Bemerkung:
Parallel zur geplanten Gasleitung wird eine LWL-Kabelanlage verlegt
Lagesondierungen vor Tiefbau erforderlich!

Projekt-Nummer ONTRAS:
ON 16026
PLE-Komm-Nummer:
2.1.17.009

Signaturen nach der Vermessungsrichtlinie VN 131-001 03/2018 der VNG

Antragsunterlagen zur Planfeststellung
Unterlage 3.4

Plan-Berichtigung			Lagebezug ETRS89_UTM33 Höhenbezug DHHN92		
Datum	Bearbeiter	Grundlage			
			07		
			06		
			05		
			04		
			03		
			02		
			01		
			Rev.	Datum	Name

Komm-Nr: 2.1.17.009			 Neubau Zuwegung, Stellplatz
2018	Datum	Name	
Erst.	09.11.	Klare	
Gepr.	09.11.	Tietze	
Freig.	09.11.	Radig	

- gepl. Rohrauswechslung/Umverlegung
- gepl. Kabelrohanlage 2x d50
- - - gepl. Kabelrohanlage 1x d50
- x x Demontage
- - - Verwahrung
- - - FGL - Bestand
- - - Schutzstreifen - neu
- - - Arbeitsstreifen
- - - Stk ONTRAS
- - - Fremdleitung unterirdisch
- Flurstücksgrenze
- - - Gemarkungsgrenze
- - - Flurgrenze

**Neubau Druckstufenübergang zur FGL 018.05
DN 200 u. Neubau AAG 12-110 FGL 012.24 DN 80
Anschluss GDRA SpreeGas Maßnahme 1**

DN: 80/400/500 mm Kreis: Oberspreewald-Lausitz
 DP: 25 bar Gemeinde: Lauchhammer
 Schutzstreifen: 4/6/8 m Gemarkung: Lauchhammer

Trassierung: PLE GmbH Berlin Originalmaßstab des Katasterplanes: ALK (11/2017)
 Bauplanvermessung: C&E (02/2018)
 Bauplanerstellung: C&E (03/2018)

Bemerkungen : Für die in den Planunterlagen dargestellten Fremdanlagen und Katastersituation übernimmt ONTRAS auf Vollständigkeit und Lagegenauigkeit keine Gewähr.

C&E Vermessungstechnik GmbH & Co. KG		PLE Pipeline Engineering GmbH		ontras Gastransport GmbH	
FGL Nr.: 012		Neuerlegung der Ferngasleitung FGL 012 DN 500, DN 400 einschl. Nebenanlagen			
Sonderbauplan / Grundriss Maßstab 1 : 200					
Freigabe des Planes durch AG :		Leipzig,		Blatt Nr.: SB 01_1	
Ort, Datum, Unterschrift		Lindner		Gehrt	

Anschluß-BI. GB -

Anschluß-BI. GB 01