


- Neubau der AAG 12-110 in DN 400/80 mit Einbindung in die GDRA der ONTRAS mit Anbindung in die neue zu errichtende FGL 012 auf dem eingezäuntem Gelände der ONTRAS;
- Neubau der FGL 12.24 und Austausch (Lagegleich) des Kugelhahnes/ der Entlüftung für den Abzweig 12.24 (Spreegas) vor der vorhandenen GDRA;
- Neubau des Druckstufenüberganges zur FGL 018.05 im Bereich der vorhandenen Pflasterfläche vor GDRA;
- Erweiterung der Stationsbefestigung mit Betonsteinpflaster im Bereich der vorhandenen Platzbefestigung, Einfassung mit Bordsteinen

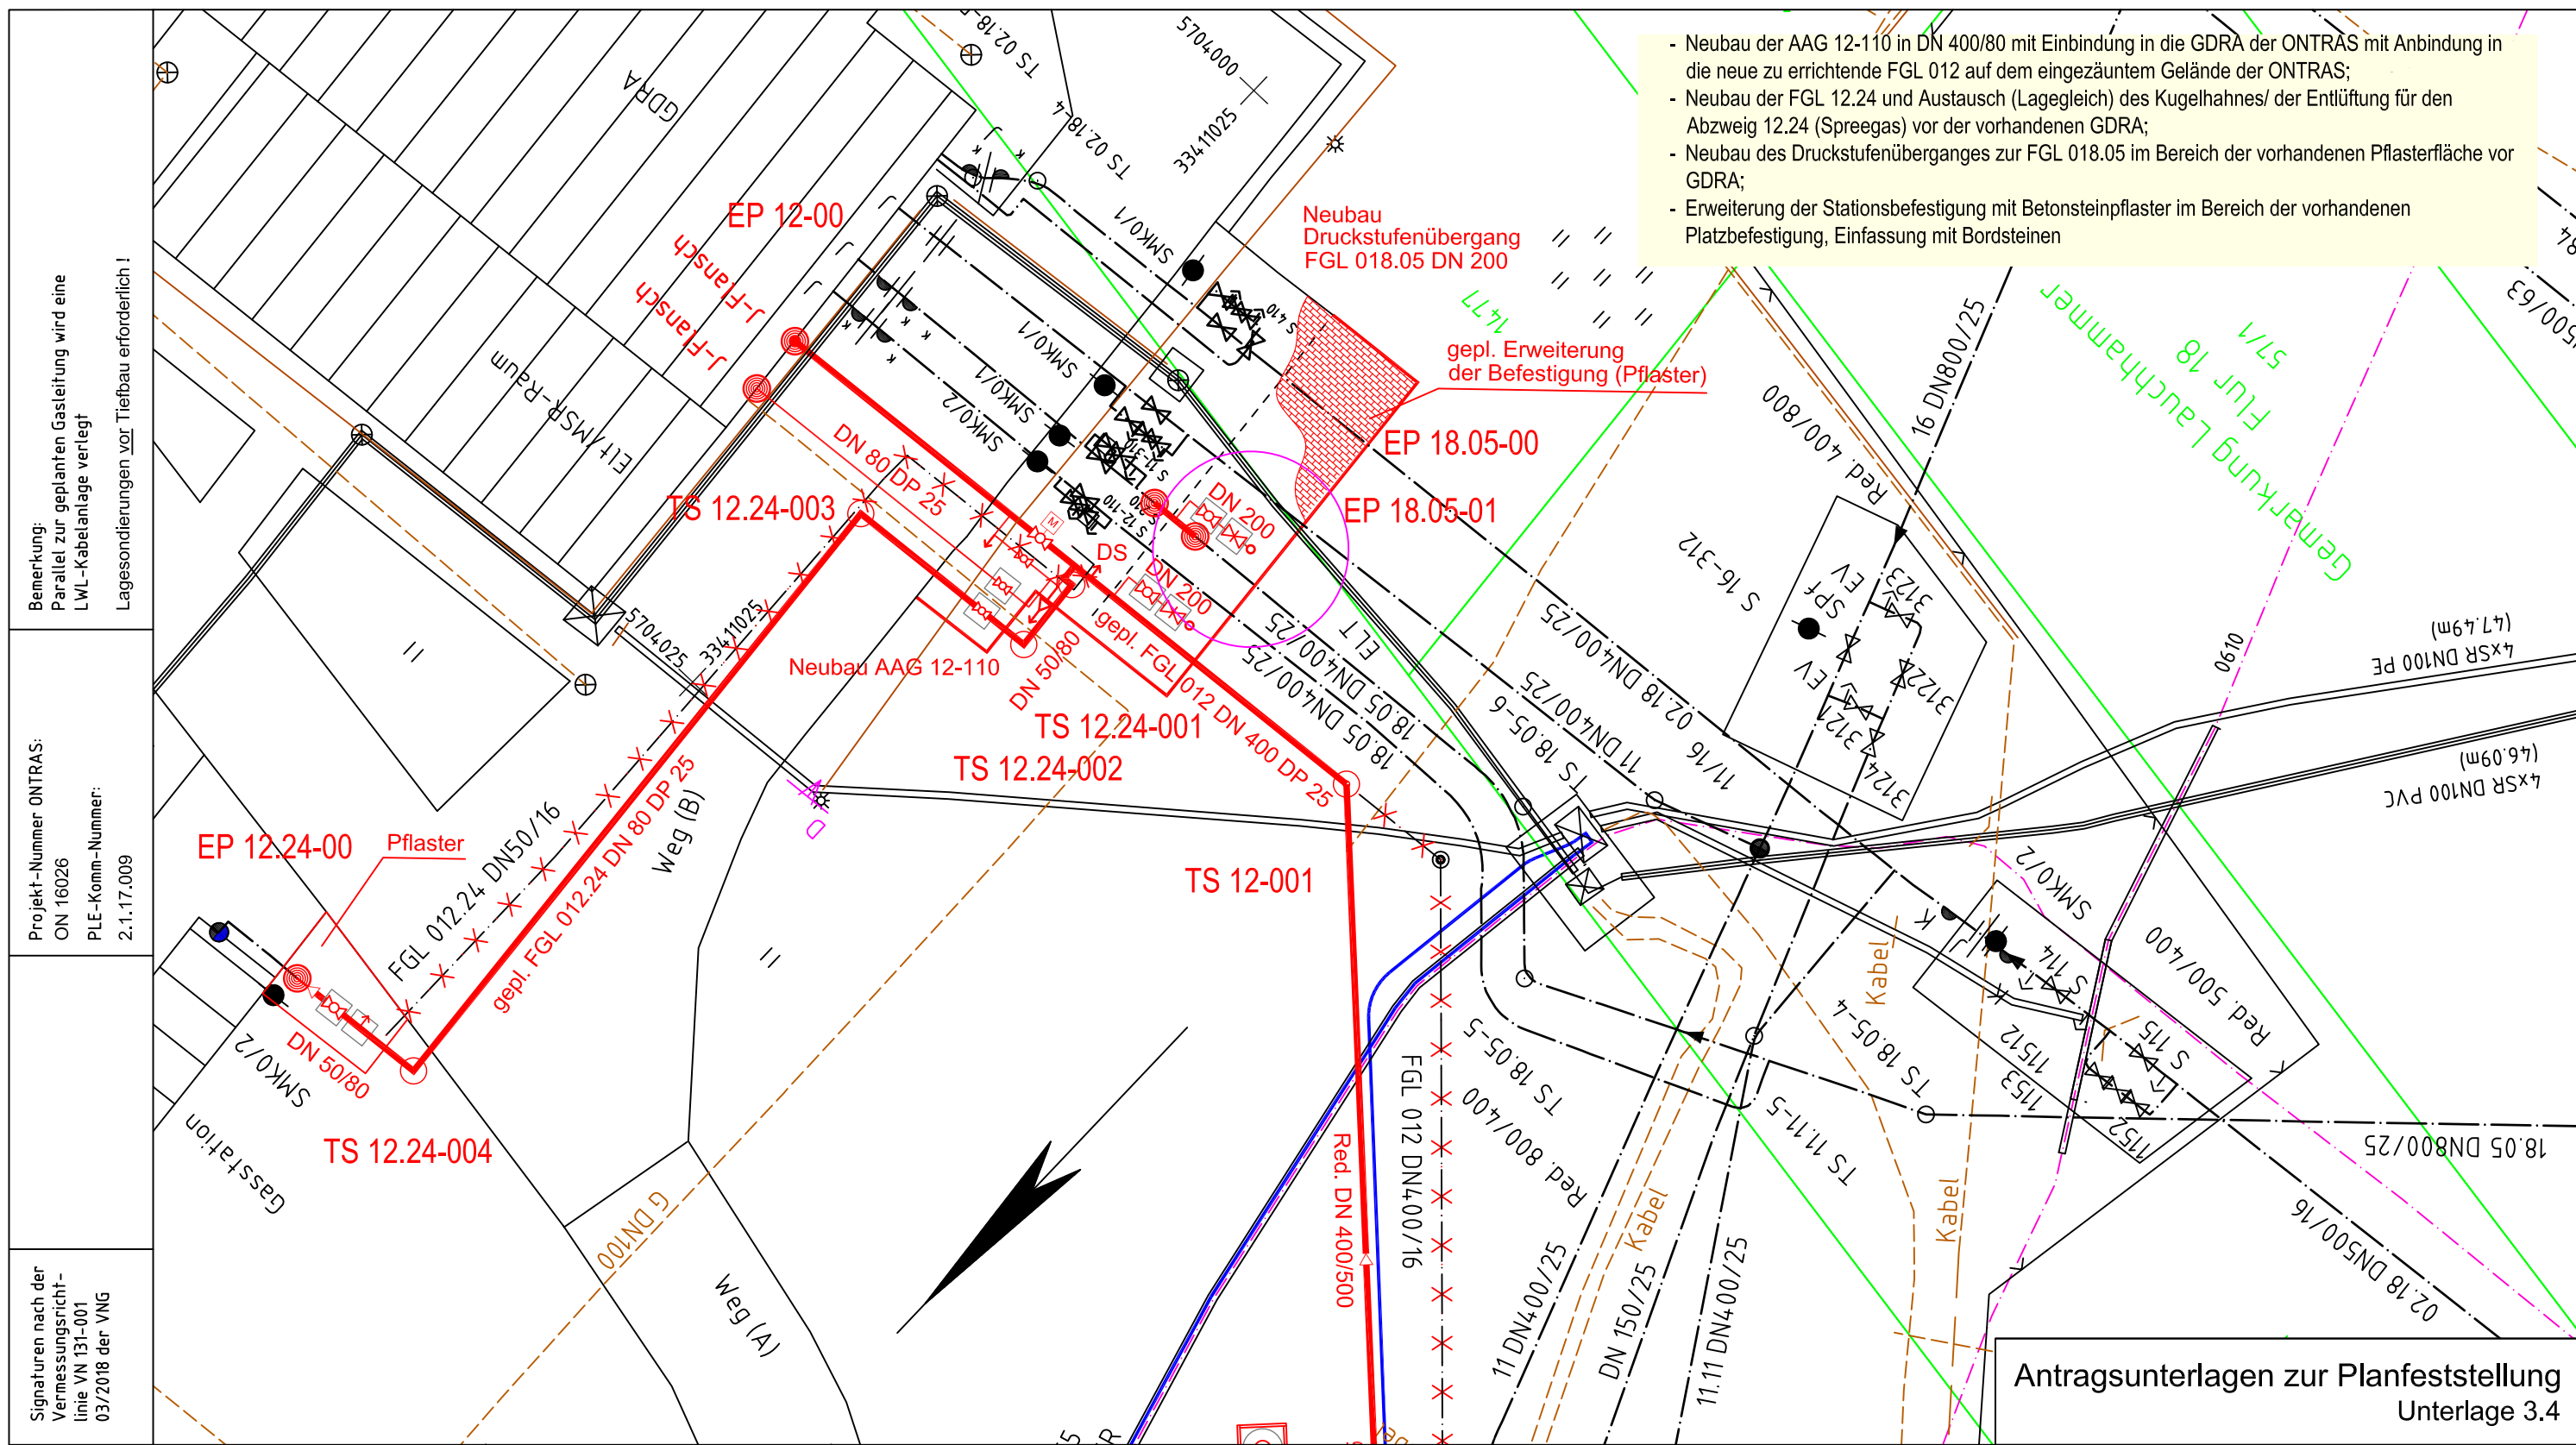

Bemerkung:  
Parallel zur geplanten Gasleitung wird eine LWL-Kabelanlage verlegt  
Lagesondierungen vor Tiefbau erforderlich!

Projekt-Nummer ONTRAS:  
ON 16026  
PLE-Komm-Nummer:  
2.1.17.009

Signaturen nach der Vermessungsrichtlinie VN 131-001  
03/2018 der VNG

Antragsunterlagen zur Planfeststellung  
Unterlage 3.4

Plan-Berichtigung			Lagebezug ETRS89_UTM33 Höhenbezug DHHN92		
Datum	Bearbeiter	Grundlage			
			07		
			06		
Komm-Nr: 2.1.17.009			05		
			04		
			03		
			02		
			01		
			Rev.	Datum	Name
2018	Datum	Name			
Erst.	09.11.	Klare			
Gepr.	09.11.	Tietze			
Freig.	09.11.	Radig			

- gepl. Rohrauswechslung/Umverlegung
- gepl. Kabelrohanlage 2x d50
- gepl. Kabelrohanlage 1x d50
- Demontage
- Verwahrung
- FGL - Bestand
- Schutzstreifen - neu
- Arbeitsstreifen
- Stk ONTRAS
- Fremdleitung unterirdisch
- Flurstücksgrenze
- Gemarkungsgrenze
- Flurgrenze

**Neubau Druckstufenübergang zur FGL 018.05  
DN 200 u. Neubau AAG 12-110 FGL 012.24 DN 80  
Anschluss GDRA SpreeGas Maßnahme 1**

DN: 80/400/500 mm Kreis: Oberspreewald-Lausitz  
 DP: 25 bar Gemeinde: Lauchhammer  
 Schutzstreifen: 4/6/8 m Gemarkung: Lauchhammer

Trassierung: PLE GmbH Berlin Originalmaßstab des Katasterplanes: ALK (11/2017)  
 Bauplanvermessung: C&E (02/2018)  
 Bauplanerstellung: C&E (03/2018)

Bemerkungen: Für die in den Planunterlagen dargestellten Fremdanlagen und deren Lage- und Höhenlage übernimmt ONTRAS auf Veranlassung der Auftraggeberin keine Gewähr.  
 Gehört zum Planfeststellungsbeschluss des LBGR, Az. 27.1-1-55

C&E Vermessungstechnik GmbH & Co. KG		PLE Pipeline Engineering GmbH		Im Auftrag der:	
FGL Nr.: 012		Neuerlegung der Ferngasleitung FGL 012 DN 500, DN 400 einschl. Nebenanlagen			
<b>Sonderbauplan / Grundriss</b>					
Maßstab 1 : 200					
Freigabe des Planes durch AG:				Blatt Nr.:	
Leipzig, Ort, Datum, Unterschrift				SB 01_1	
Lindner				Gehrt	

Anschluß-BI. GB -

Anschluß-BI. GB 01