

Portal

-48.78-


1

WA3/WE1-2 JE-09

2

-181.93-

T1-2 JE-09

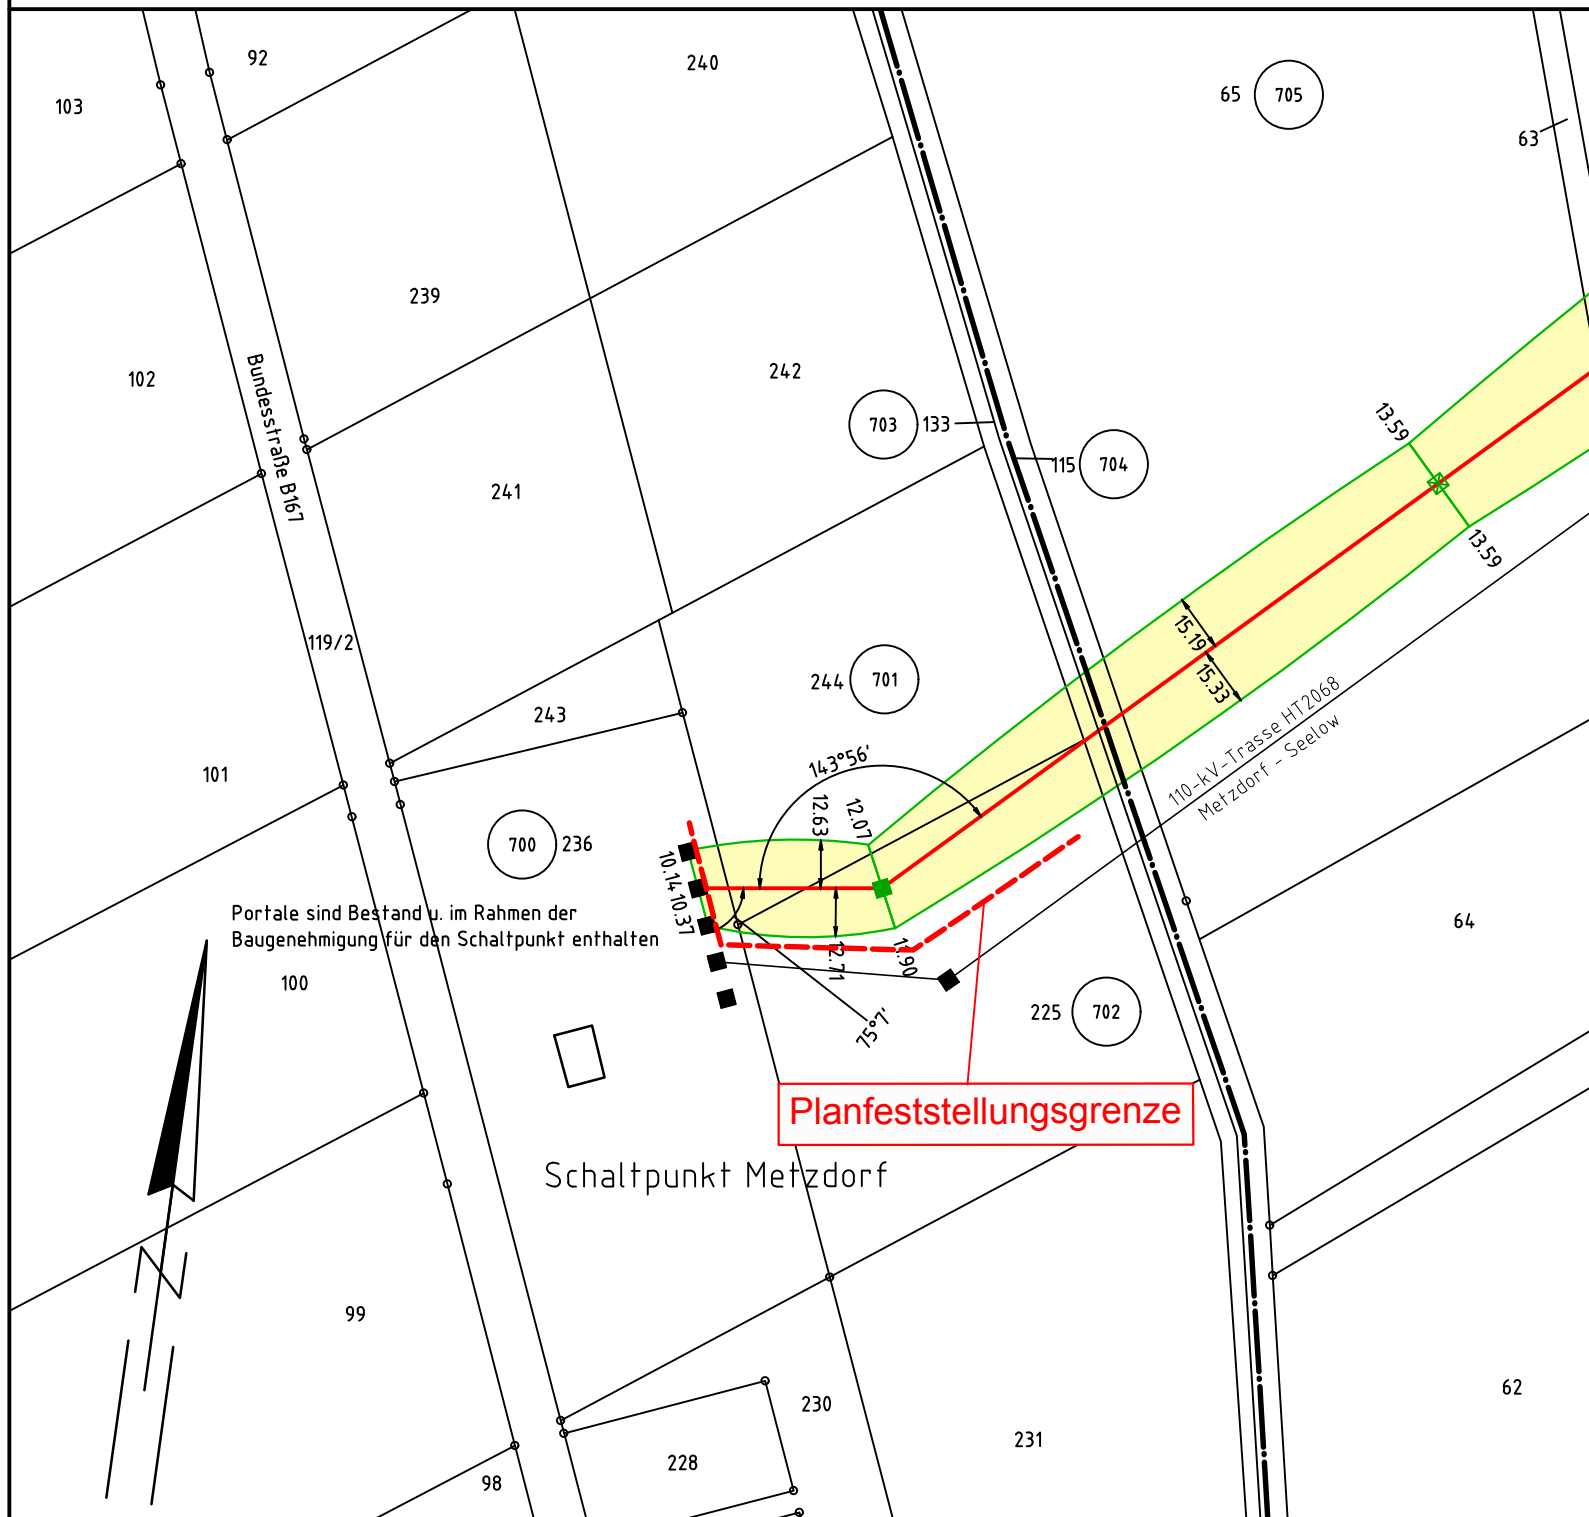

Portale sind Bestand u. im Rahmen der Baugenehmigung für den Schaltpunkt enthalten

Schaltpunkt Metzdorf

Gemeinde Bliedorf
Gemarkung Metzdorf
Flur 1

Gemeinde Neuhardenberg
Gemarkung Altfriedland
Flur 3

Gehört zum Planfeststellungsbeschluss
des LBGR, Az.: 27.2-1-211



110-kV-Freileitungsanbindung HT2033(n) Metzdorf - Freienwalde (Mast 7)

Portal - Mast Nr. 1

Gemarkung: Metzdorf	Flur: 1	Portal - Mast Nr. 1
Gemarkung: Altfriedland	Flur: 3	Mast Nr. 2

Lagesystem: UTM Zone 33, ETRS 89
 Höhensystem: DHHN92
 Kartengrundlage: 16.11.2017

- Planfeststellungsgrenze
- Sortiernummer (intern) für Flurstück mit Rechtserwerb
- Tragmast (Neubau) Tragmast (Bestand)
- Abspannmast (Neubau) Abspannmast (Bestand)
- Bestandsmast wird demontiert
- Planfeststellung im benachbarten Bundesland

Grenzen :

Land	
Reg. Bez.	
Kreis	
Stadt/Gem.	
Gemarkung	
Flur	
Flurstück	
LSG / NSG	
WSG	

Baufirma:	Trassierungsfirma: LTB Leitungsbau GmbH Am Umspannwerk 26 15366 Neuenhagen	Auftraggeber: E.DIS Netz GmbH Langewahler Straße 60 15517 Fürstenwalde/Spree
Revision:	Trassierung:	Maßstab : Lageplan: Maßstab 1:2000
Aufg.	Aufg. 10.2011 VB Gebbert	Benennung: Rechtserwerbsplan
Gez.	Gez. 10.2019 I.Maut	
Gepr.	Gepr. 10.2019 Saiz	
Fortführungsoriginal		Zeichnungsnummer: R_HT2033_0000_0001
Bearb. _____		
Gepr. _____		Blatt: 1 Blatt: 1 von 3
Datum _____ Name _____		
Zust. Änderung	Datum	Name
Urspr.		Ers. f.:
Ers. d.:		Seite 80