

Portal

-48.78-


1

WA3/WE1-2 JE-09

2

-181.93-

T1-2 JE-09

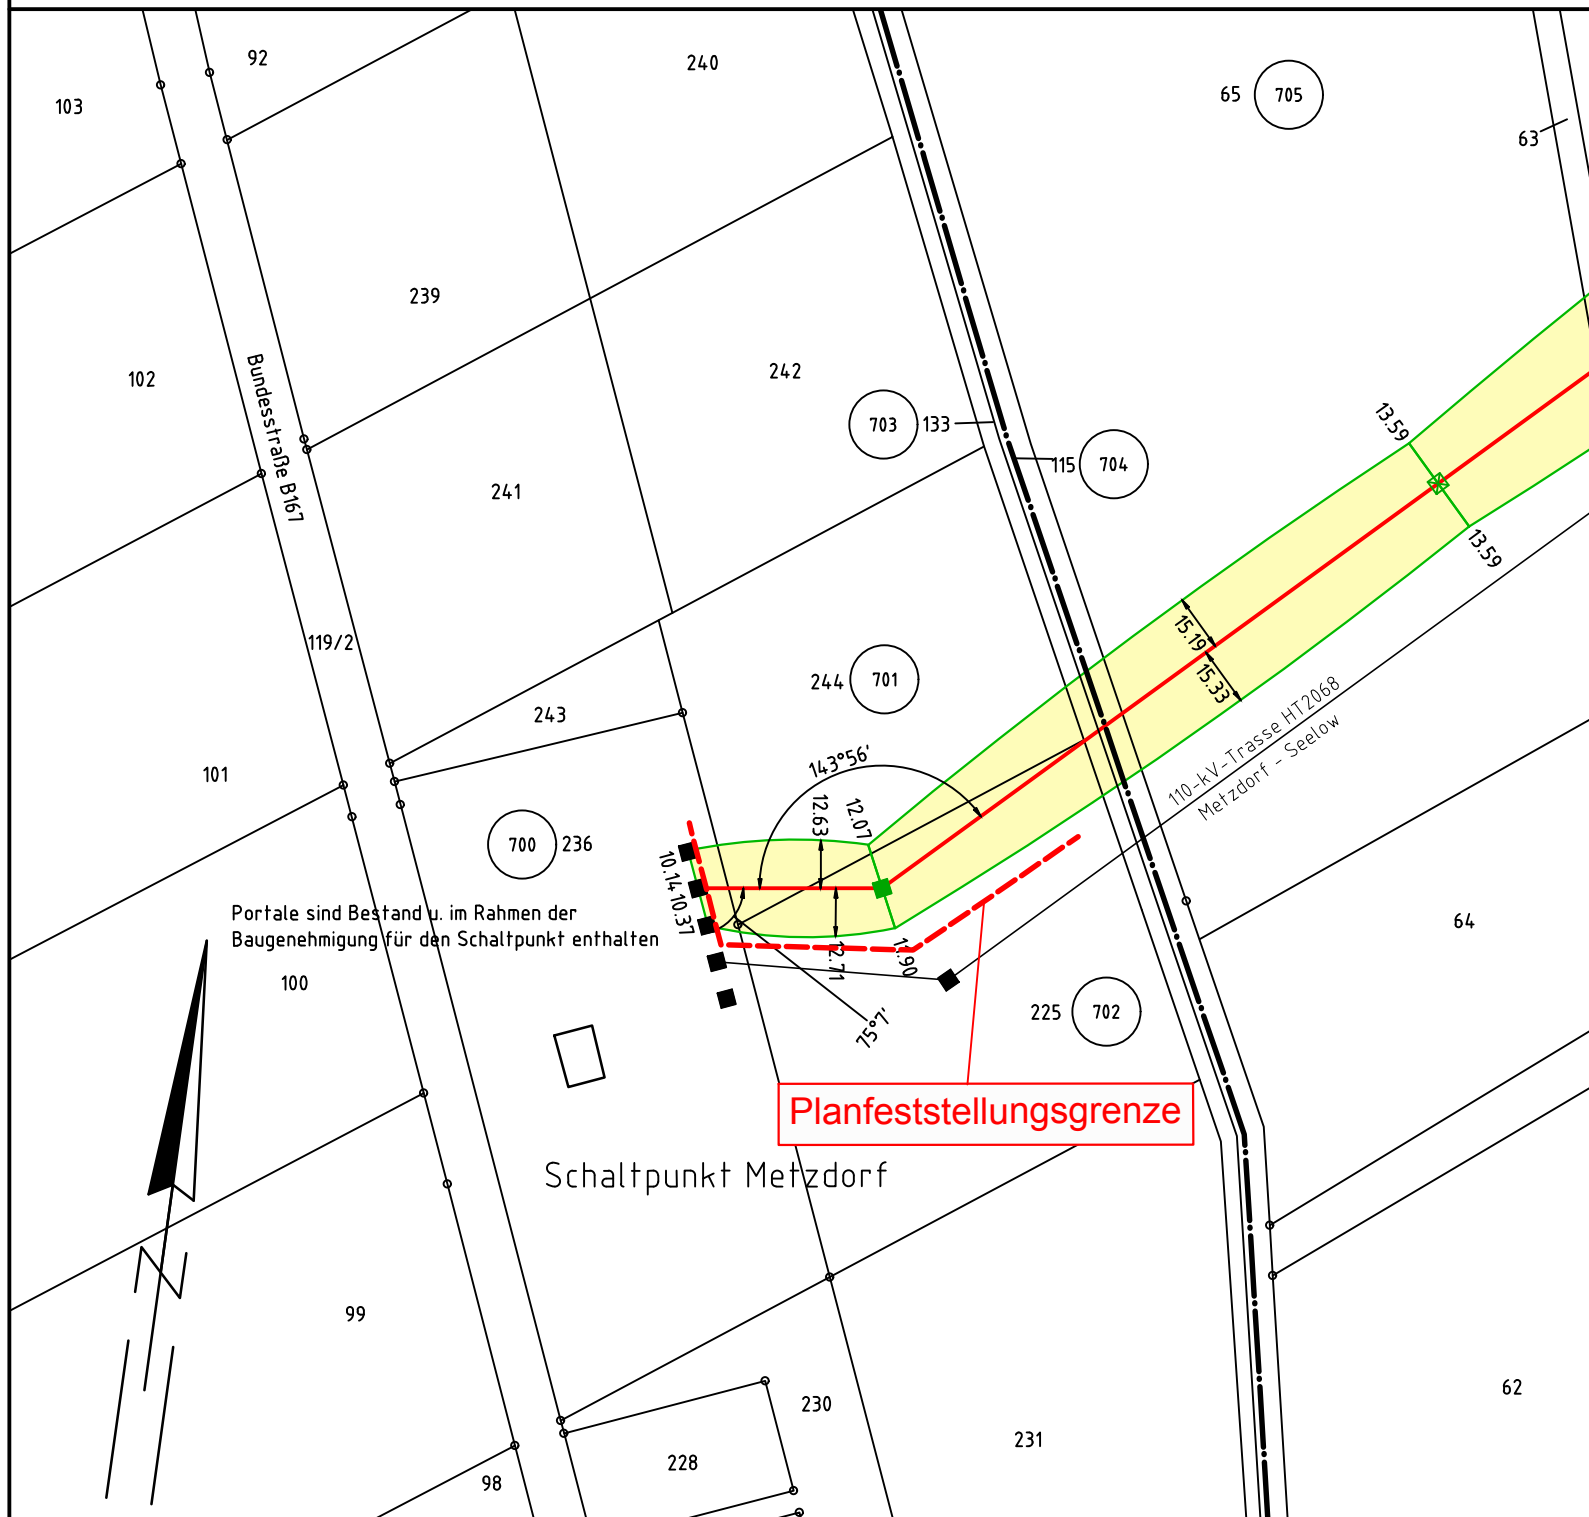

110-kV-Freileitungsanbindung HT2033(n) Metzdorf - Freienwalde (Mast 7)


Portal - Mast Nr. 1

Gemarkung: Metzdorf Flur: 1 Portal - Mast Nr. 1
 Gemarkung: Altfriedland Flur: 3 Mast Nr. 2

Lagesystem: UTM Zone 33, ETRS 89
 Höhensystem: DHHN92
 Kartengrundlage: 16.11.2017

- - - Planfeststellungsgrenze
- 725 Sortiernummer (intern) für Flurstück mit Rechtserwerb
- ☒ Tragmast (Neubau) ☒ Tragmast (Bestand)
- Abspannmast (Neubau) ■ Abspannmast (Bestand)
- ✗ Bestandsmast wird demontiert
- Planfeststellung im benachbarten Bundesland

Grenzen :

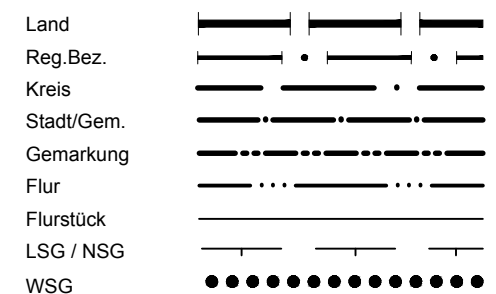

Gemeinde Bliedorf
Gemarkung Metzdorf
Flur 1

Gemeinde Neuhardenberg
Gemarkung Altfriedland
Flur 3

Baufirma:		Trassierungsfirma: LTB Leitungsbau GmbH Am Umspannwerk 26 15366 Neuenhagen		Auftraggeber: E.DIS Netz GmbH Langewahler Straße 60 15517 Fürstenwalde/Spree	
Revision:		Trassierung:		Maßstab :	
Aufg.		Aufg.	10.2011	VB Gebbert	Lageplan: Maßstab 1:2000
Gez.		Gez.	10.2019	I.Maut	
Gepr.		Gepr.	10.2019	Saiz	
Fortführungsoriginal				Benennung:	
				Rechtserwerbsplan	
Bearb.					
Gepr.				Zeichnungsnummer:	
Datum				R_HT2033_0000_0001	
Name				Blatt: 1	
				Blatt: 1 von 3	
Zust.	Änderung	Datum	Name	Urspr.	Ers. f.:
					Ers. d.:

