

7  
WA2-2 JE-09

- 279.64 -

2A  
T2 JA

- 318.70 -

3A  
T2+4 JA



# 110-kV-Freileitungsanbindung HT2033(n) Metzdorf - Freienwalde (Mast 7)

Mast Nr. 7 - Mast Nr. 3A


Gemarkung: Altfriedland Flur: 3 Mast Nr. 7

Lagesystem: UTM Zone 33, ETRS 89  
Höhensystem: DHHN92  
Kartengrundlage: 16.11.2017

- Planfeststellungsgrenze
- Sortiernummer (intern) für Flurstück mit Rechtserwerb
- Tragmast (Neubau)     Tragmast (Bestand)
- Abspannmast (Neubau)     Abspannmast (Bestand)
- Bestandsmast wird demontiert
- Planfeststellung im benachbarten Bundesland

Grenzen:

- Land
- Reg. Bez.
- Kreis
- Stadt/Gem.
- Gemarkung
- Flur
- Flurstück
- LSG / NSG
- WSG

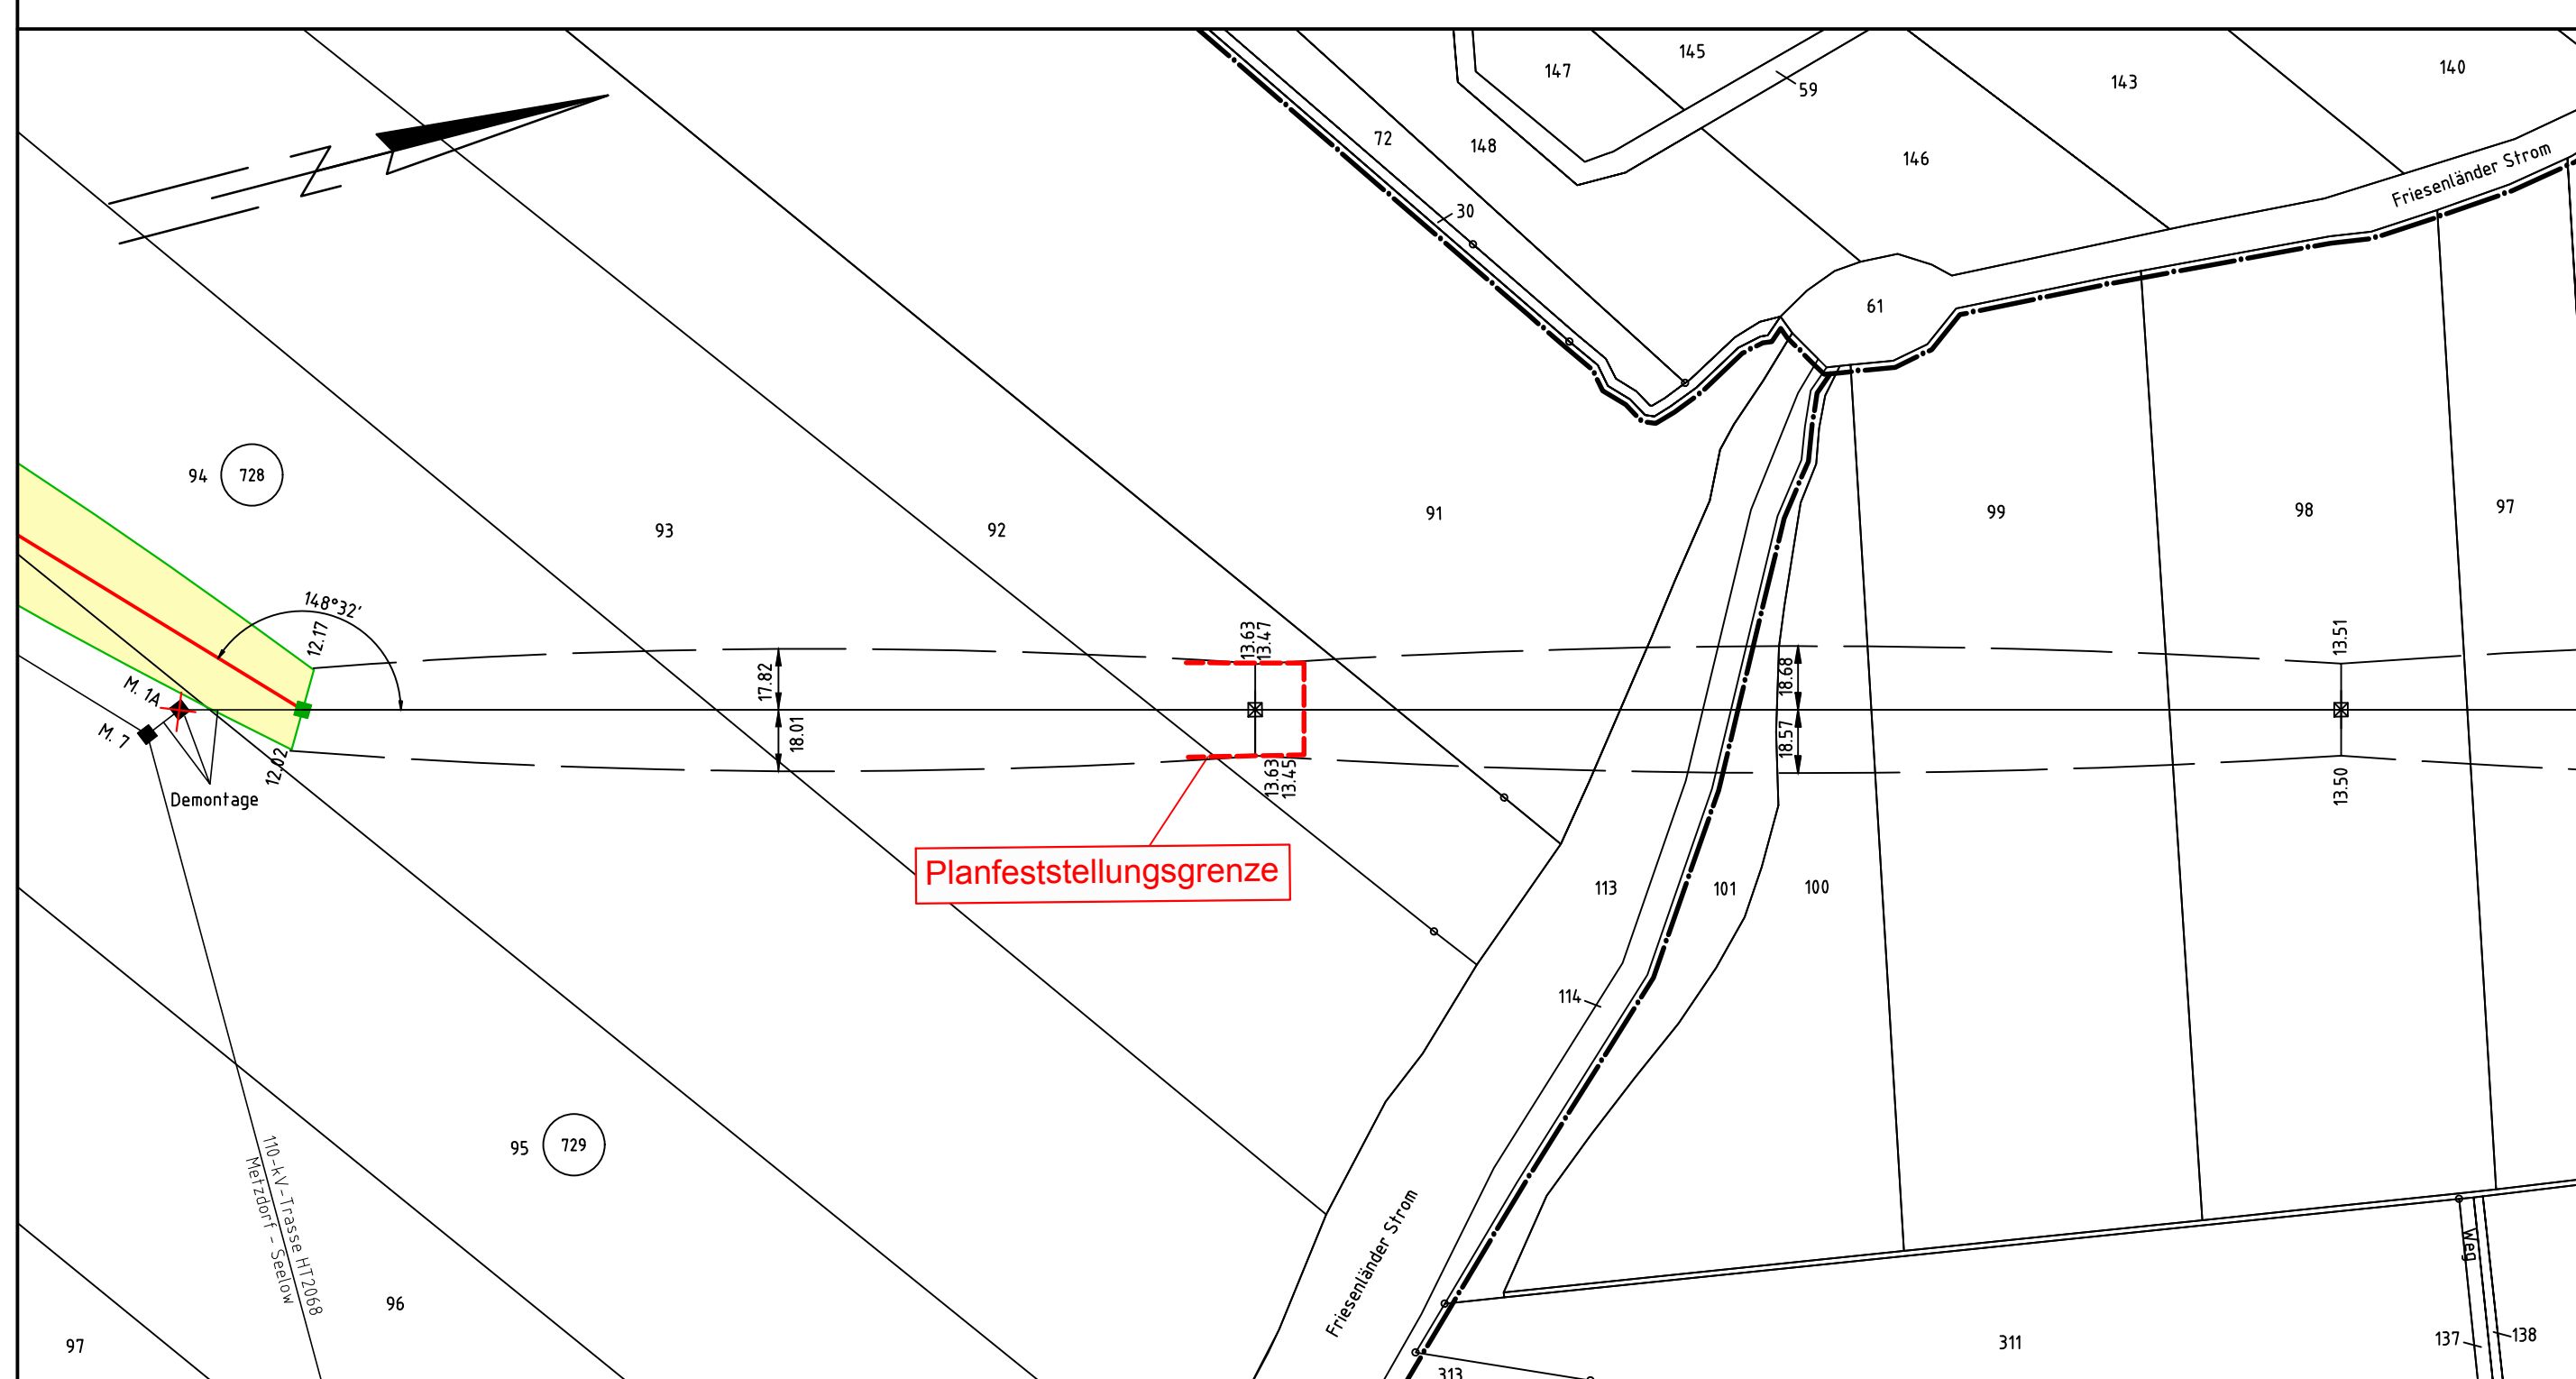

Planfeststellungsgrenze

Gemeinde Neuhardenberg  
Gemarkung Altfriedland  
Flur 3

Gemeinde Neutrebbin  
Gemarkung Neutrebbin

Gehört zum Planfeststellungsbeschluss  
des LBGR, Az.: 27.2-1-211



Baufirma:		Trassierungsfirma: LTB Leitungsbau GmbH Am Umspannwerk 26 15366 Neuenhagen		Auftraggeber: E.DIS Netz GmbH Langewahler Straße 60 15517 Fürstenwalde/Spree	
Revision:		Trassierung:		Maßstab:	
Aufg.		Aufg.	10.2011 VB Gebbert	Lageplan: Maßstab 1:2000	
Gez.		Gez.	10.2019 I.Maut		
Gepr.		Gepr.	10.2019 Saiz		
Fortführungsoriginal			Benennung:		Rechtserwerbsplan
			Zeichnungsnummer:		Blatt: 3 3 von 3
			R_HT2033_0007_003A		
Zust.	Änderung	Datum	Name	Urspr.	Ers. f.:
				Ers. d.:	



Seite 82