

11Kn
11K
KT+0 TGL
WA2+0 JE-09

(264.9)
- 264.9 -

12K
T1+0 JE

- 285.5 -

13Kn
13K
T-2 TGL
T1-2 JE-09

- 275.2 -

14Kn
14K
T+0 TGL
T1-4 JE-09

- 275.9 -

15Kn
15K
T-2 TGL
T1-4 JE-09

- 275.5 -

16Kn
16K
T+0 TGL
T1-4 JE-09

(275.3)
- 275.1 -

17Kn
17K
WA+0 TGL
WA2-4 JE-09




Ersatzneubau 110-kV-Freileitung HT 1041 Abzweig Ketzin

Mast Nr. 11Kn - Mast Nr. 17Kn

Gemarkung: Falkenrehde Flur: 2 Mast Nr. 11Kn - Mast Nr. 16Kn
Gemarkung: Falkenrehde Flur: 7 Mast Nr. 17Kn


- Planfeststellungsgrenze
- Ordnungsnummer
- Tragmast (Neubau)
- Abspannmast (Neubau)
- Bestandsmast wird demontiert
- Planfeststellung im benachbarten Bundesland

- Grenzen:
- Land
- Reg. Bez.
- Kreis
- Stadt / Gem.
- Gemarkung
- Flur
- Flurstück

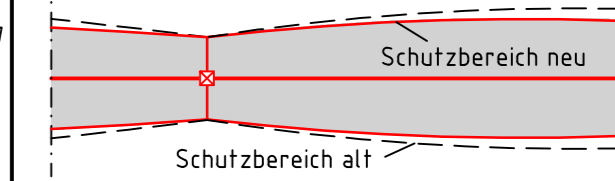

Errichtervorschrift: DIN EN 50341
Mastkopf: Horizontalbauweise
Bezugssystem Lage: ETRS 89, UTM Zone 33
Kartengrundlage: ALKIS, LGB Brandenburg, Ausgabe 01.2020

Baufirma	Trassierungsfirma	E.DIS Netz GmbH Langewahler Straße 60 15517 Fürstenwalde/Spree	
Revision	Trassierung	Planart:	
Aufg.	Aufg. 23.08.2016	Lageplan Maßstab 1 : 2000	
Gez.	Gez. 16.01.2020	Benennung:	
Gepr.	Gepr. 20.01.2020	Rechtserwerbsplan	
Fortführungsoriginal		Zeichnungsnummer	
Bearb.	Bearb.	REP_HT1041_11Kn_17Kn	
Gepr.	Gepr.	Blatt: 4	
Datum	Name	Bl. 6	
Zust.		Ers. d.:	
Änderung	Datum	Ers. d.:	
Name	Urspr.	Ers. d.:	

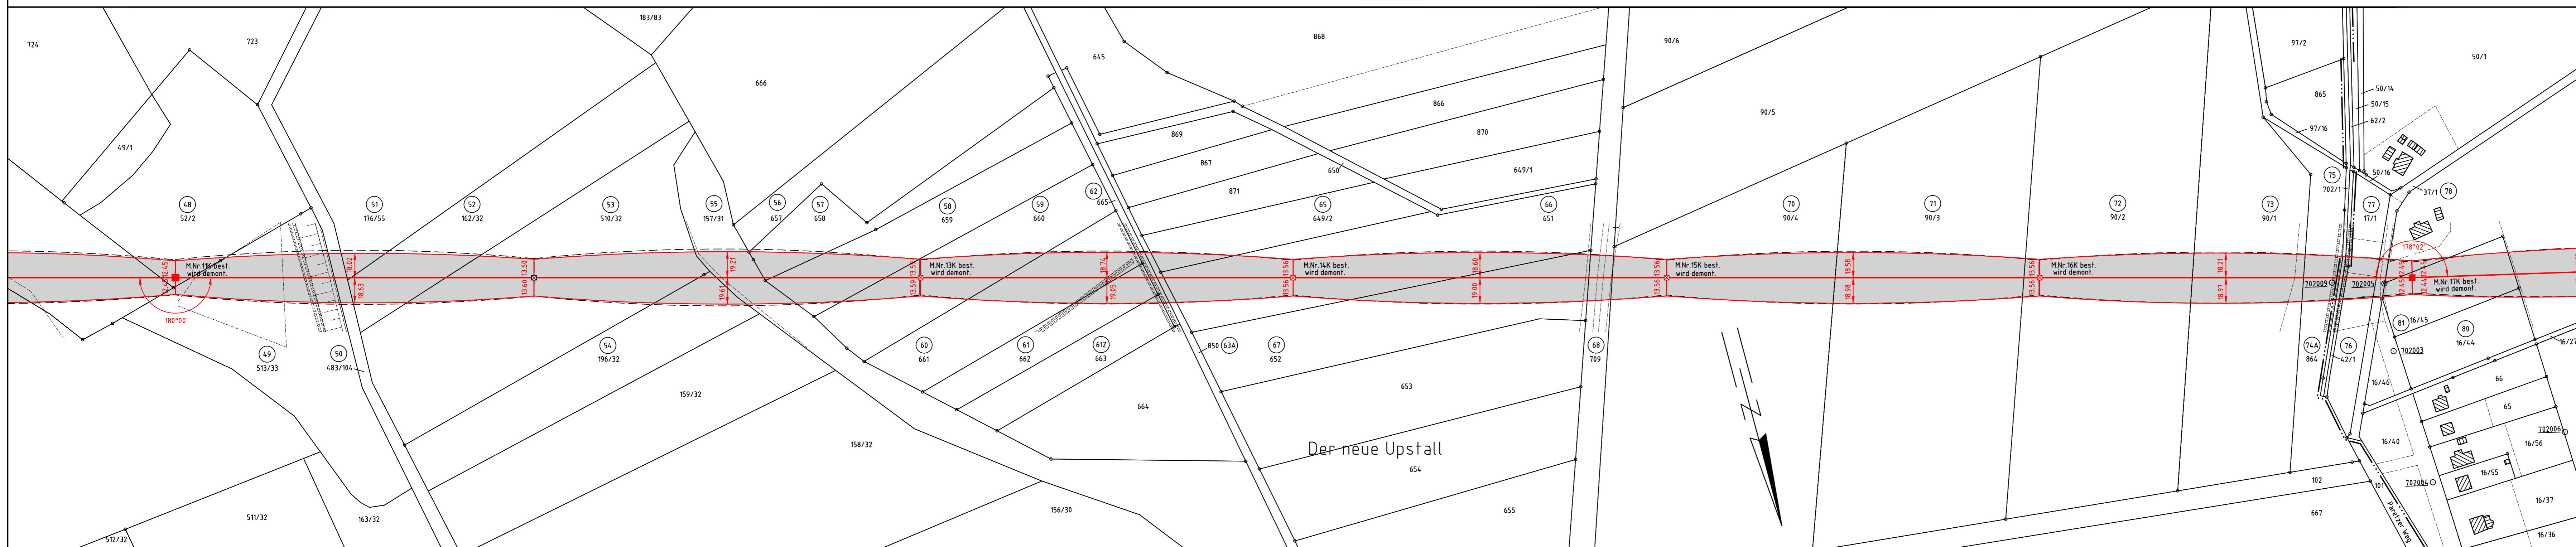

Stadt Ketzin/Havel

Gemarkung Falkenrehde

Flur 2

Flur 7

Der neue Upstall